


COLEGIO OFICIAL DE INGENIEROS
TECNICOS INDUSTRIALES DE MALAGA
26.03.07 007659
VISADO

ESQUEMA UNIFILAR

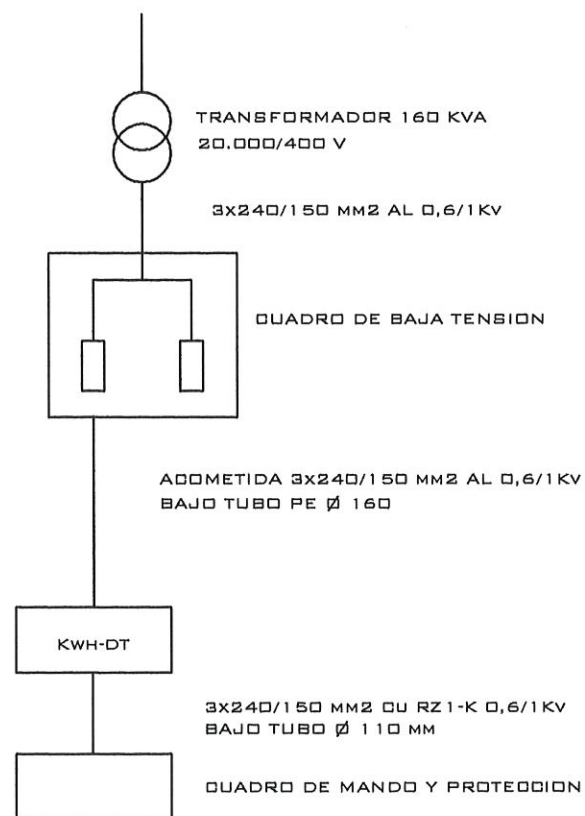

APROBADO DEFINITIVAMENTE
CON FECHA:

16 NOV. 2007



EL SECRETARIO

Promotor
D.Javier González-Gancedo VITANIA RESIDENCIAL S.A.

Proyectista:
Antonio López García
Colegiado N° 4346 del Colegio Oficial de Ingenieros Técnicos Industriales de Málaga

Proyecto Ejecución.

Control:



PROYECTO DE CONEXIÓN DE INFRAESTRUCTURAS DE LA URBANIZACIÓN "LAGAR-MARTELL",
SECTOR SUP C 10, CALA DE MIJAS.

100

ABASTECIMIENTO DE AGUA

Escala:
1:400

Fecha:
6 de marzo de 2007

UR.

AG.

ESTACION DE IMPULSION N° 1
(COTA DE UBICACIÓN: +35,00)

SUMINISTRO ELECTRICO

20 107