



# Estación de Impulsión N° 2 (Aljibe 300 m3)

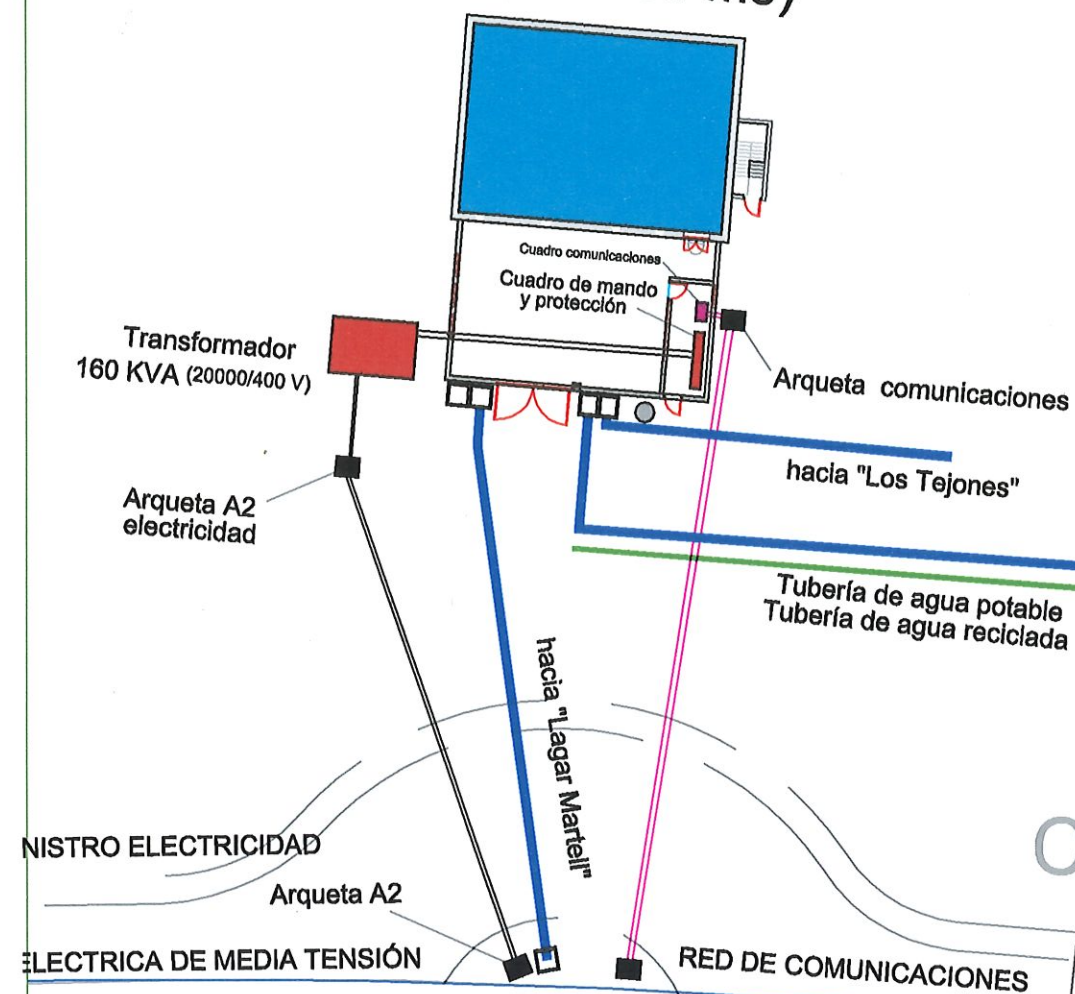

## ESQUEMA UNIFILAR

COLEGIO OFICIAL DE INGENIEROS  
TÉCNICOS INDUSTRIALES DE MÁLAGA  
26.03.07 007659  
**VISADO**

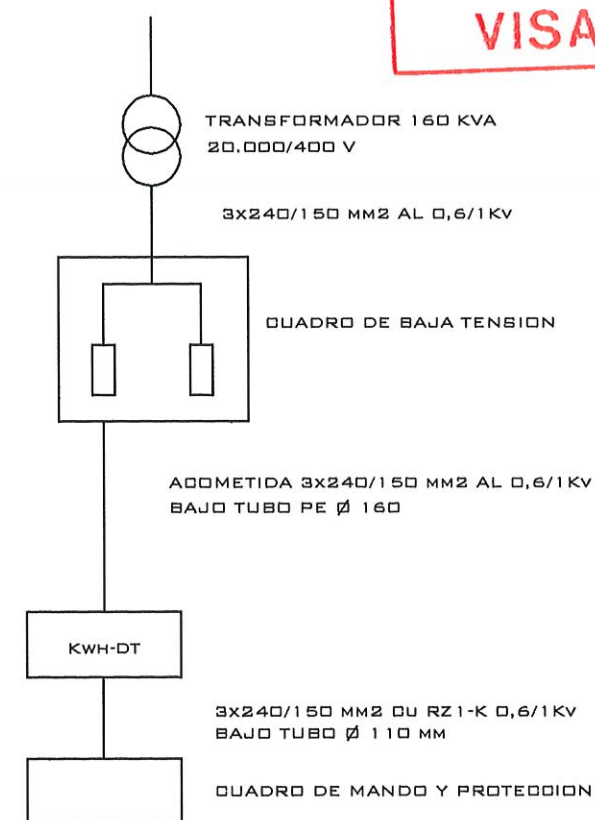

APROBADO DEFINITIVAMENTE  
CON FECHA:

16 NOV. 2007



Carretera de Entrerrios

Urbanización  
"Lagar Martell"

Promotor  
D.Javier González-Gancedo VITANIA RESIDENCIAL S.A.

Proyectista:  
Antonio López García  
Colegiado N° 4346 del Colegio Oficial de Ingenieros Técnicos Industriales de Málaga

Proyecto Ejecución.

Control:



PROYECTO DE CONEXIÓN DE INFRAESTRUCTURAS DE LA URBANIZACIÓN "LAGAR-MARTELL",  
SECTOR SUP C 10, CALA DE MIJAS.

100

ABASTECIMIENTO DE AGUA

Escala:  
1:400

Fecha:  
6 de marzo de 2007

UR.

AG.

ESTACION DE IMPULSION N° 2  
(COTA DE UBICACIÓN: +89,00)

SUMINISTRO ELECTRICO

20 206